
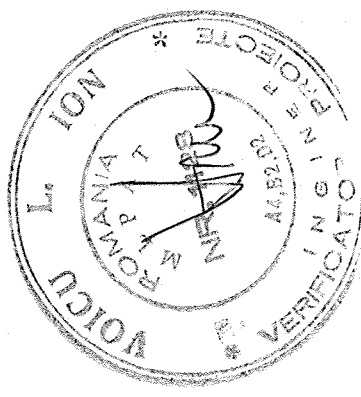


PLAN DE SITUATIE / SITE PLAN

Sc. 1:500

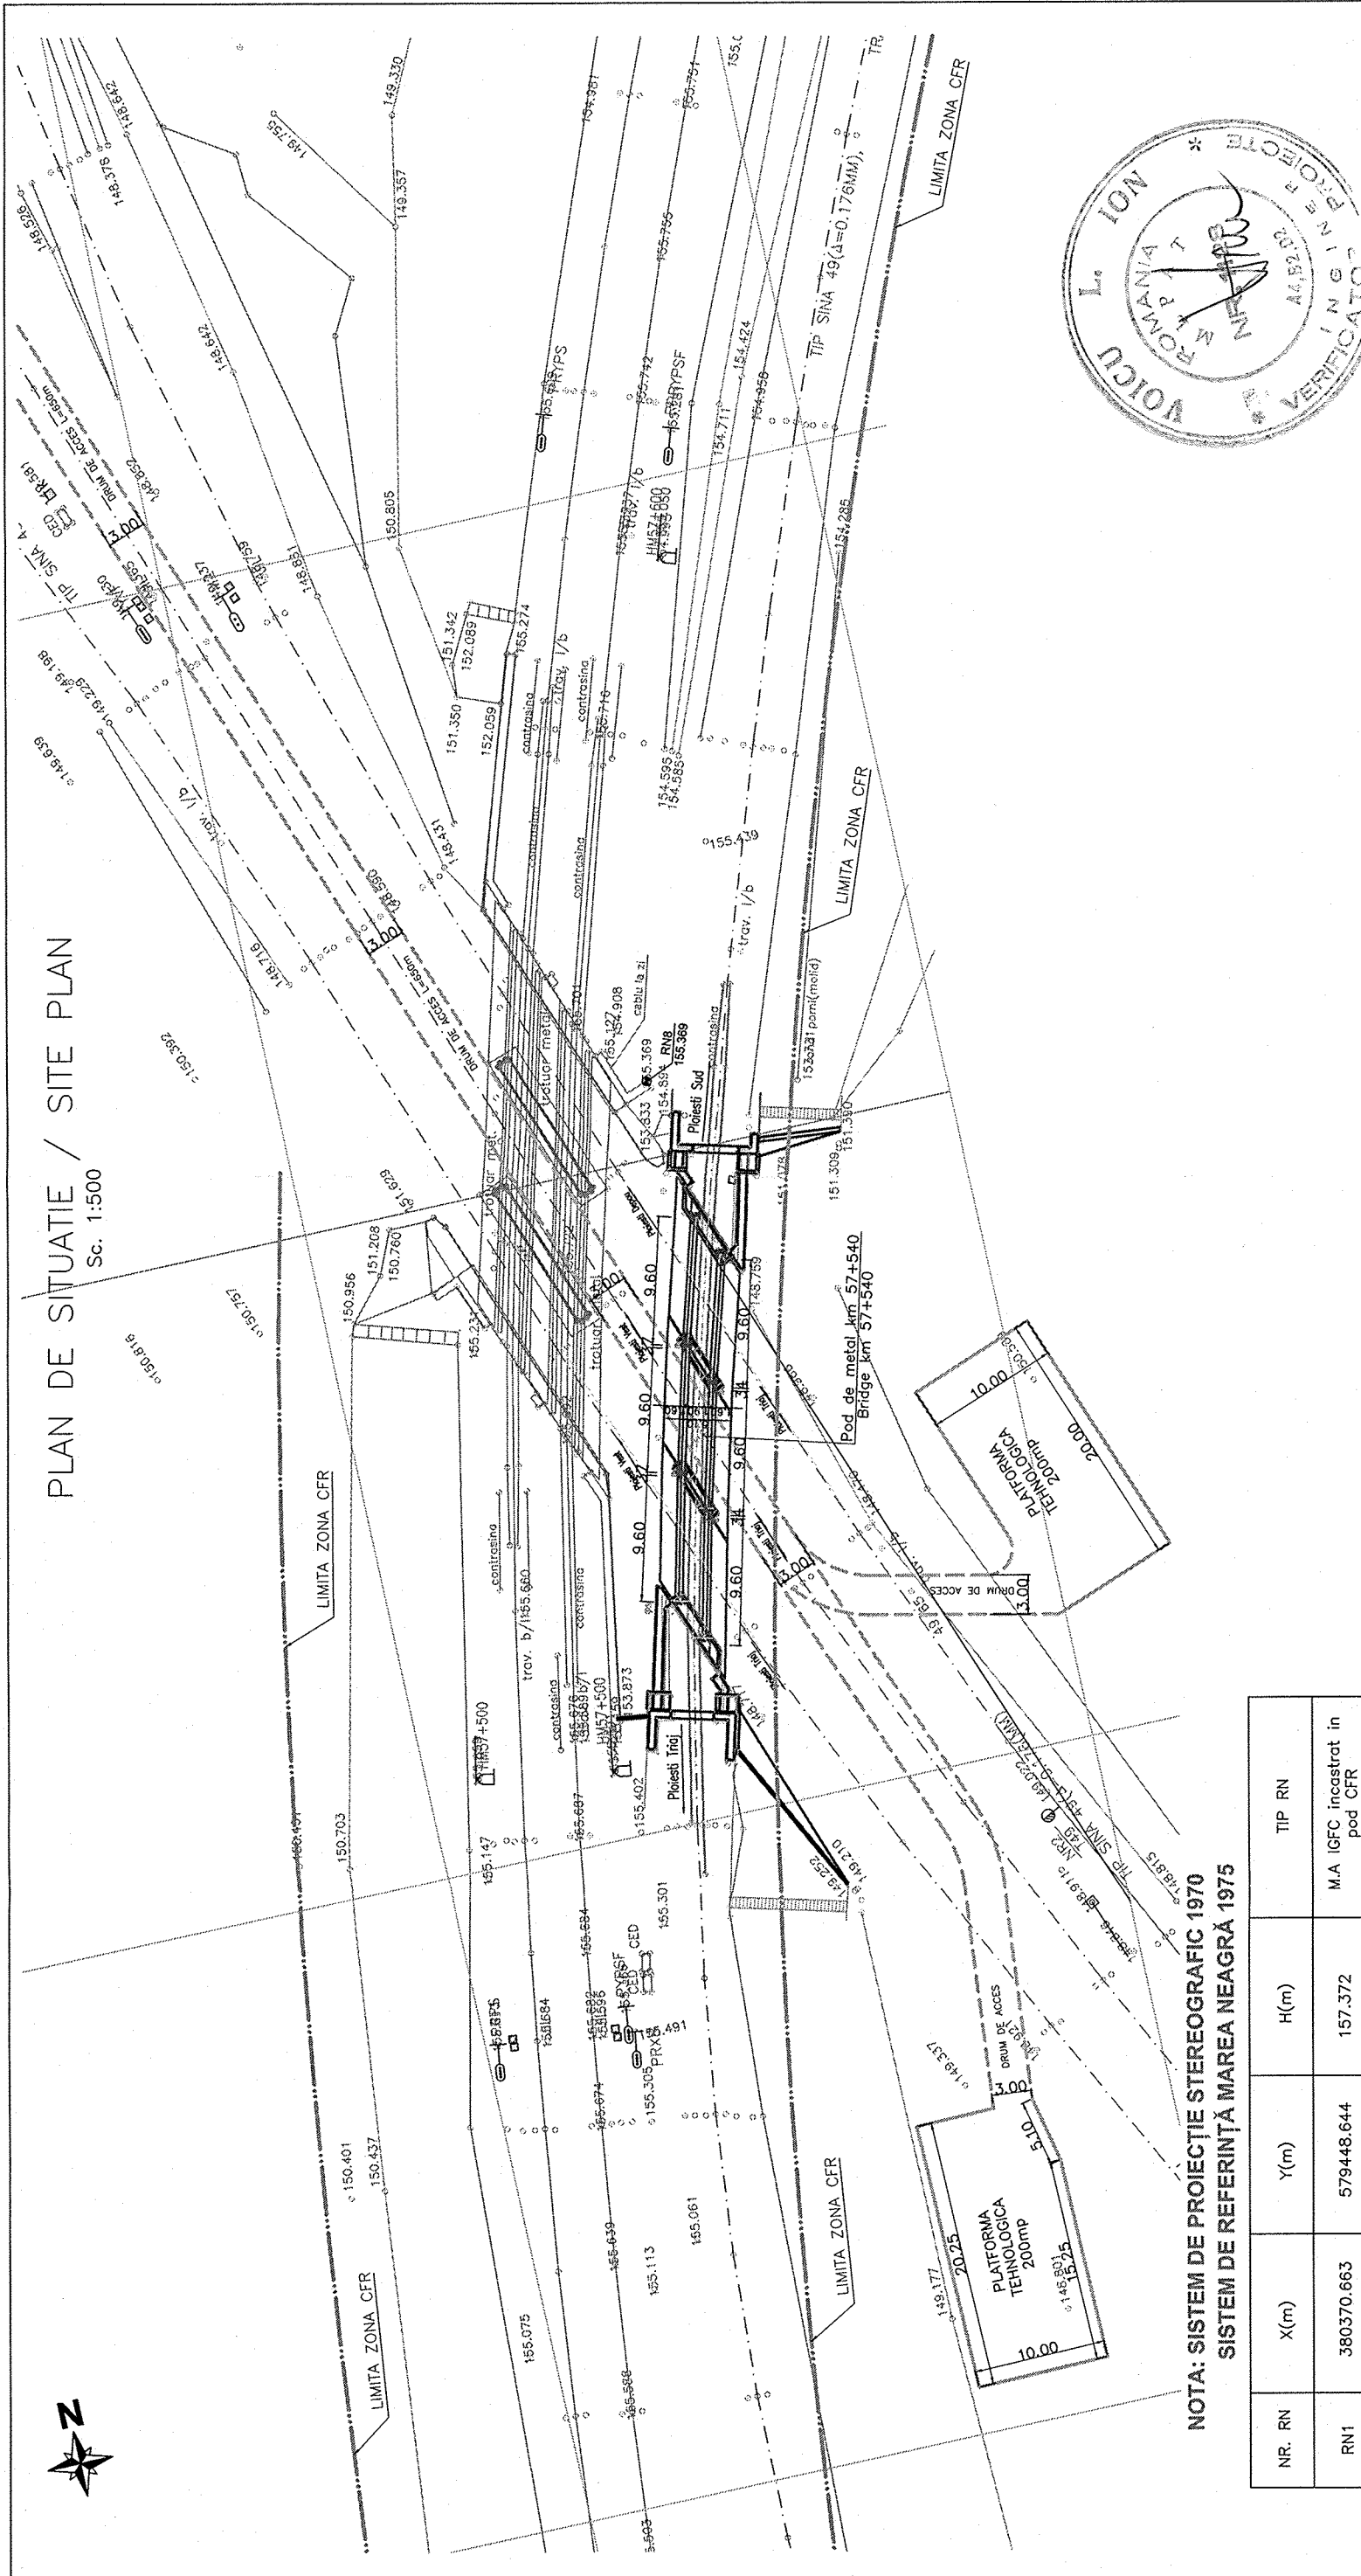

NOTA: SISTEM DE PROIECTIE STEREOGRAFIC 1970
SISTEM DE REFERINȚĂ MAREA NEAGRĂ 1975

NR. RN	X(m)	Y(m)	H(m)	TIP RN
RN1	380370.663	579448.644	157.372	M.A IGFC incastrat in pod CFR
RN2	380387.512	579441.904	158.842	vopsea pe pe cop Him61+500
RN3	380398.063	579431.013	158.708	vopsea pe coronament pod CFR
RN4	380335.761	579693.380	158.490	vopsea pe coronament pod CFR
RN5	380345.684	579703.348	158.370	vopsea pe coronament pod CFR
RN6	379940.300	579798.993	154.851	vopsea pe bulon
RN7	379942.191	579801.373	155.003	vopsea pe bulon
RN7	380105.761	579827.784	155.369	vopsea pe coronament pod CFR

B				
A				
BENEFICIAR/ BENEFICIARY:		Data Date		Modificare / Revision
ROMANIAN RAILWAY NATIONAL COMPANY		AUTORITATEA DE IMPLEMENTARE/ IMPLEMENTUNG AUTHORITY		AUTORITATEA CONTRACTANTIA / CONTRACTING AUTHORITY
Ministerul Transporturilor Ministry of Transport		Ministerul Economiei și Finanțelor Ministry of Economy and Finance		Contract / Contract: 1303/2007
				Faza / Phase: Pth+DE
				PORTOFOLIUL DE PROIECTE PHARE CES 2005 / PHARE CES 2005 PROJECTS PORTFOLIO LOT 1
Asistența tehnică pentru pregătirea unor lucrări de reabilitare pentru tuneluri și poduri de cale ferată		Technical assistance for preparing rehabilitation works required by railway tunnels and bridges		
Denumire desen / Drawing Title : Sursa RCF Railway district BUCUREȘTI		Cod desen / Nr. / No. Drawing Code /		
Linia de cale ferată km 304, Ploiești Sud - Ploiești Traj		POD/BRIDGE KM 574+540		
Plan de situație / Site plan		PD 88		01
Intocmit	Scara / Scale :			
Verificat	1:500			
Checkat	Data / Date :			
Șef echipa	09 2009			
Team leader				