


Acest plan anulează și înlocuiește planul nr. PT.02.04.04.IE.05.001 elaborat la data 01.2013.

This layout plan canceled and replaced layout plan no. PT.02.04.04.IE.05.001 prepared on 01.2013.

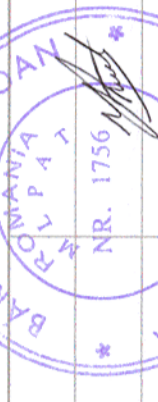

05/06/2013

Verificator / Expert
Checker / Expert

Cerțință / Semnătură
Requirement / Signature

Referat / Expertiză
Report / Expertise



MINISTERUL TRANSPORTURILOR
BENEFICIAR / BENEFICIARY :
COMPANIA NAȚIONALĂ DE CĂI FERATE "CFR" SA



PROIECTANT / DESIGNER:
PÖYRY

Data
Date

Semnătura
Signature

Aprobat / Approved
Verificat / Verified
Checked

Șef de echipă / Team leader
Expert Cheie / Key Expert

C. Teodorescu
D.A. Stănescu

01.2013
01.2013

Subcontractant / Subcontractor

Aprobat / Approved
Proiectat / Designed

Adjunct Șef de echipă / Deputy Team leader
Inginer / Engineer

A.M. Baicu
M. Ciocirlian

01.2013
01.2013

Proiect 91
35311.1

Faza / Phase:
PTh+CS / TD+TS

"Reabilitarea liniei c.f. Frontieră - Simeria, parte componentă a coridorului IV Pan - European pentru circulația trenurilor cu viteză maximă de 160 km/h"

"Rehabilitation of the Railway Line Border - Curtici - Simeria, component Part of the IV Pan - European Corridor for the Trains Circulation with maximum speed of 160 km/h"

Section 2-A: km 614 - End Y Bărzava

Denumire desen / Drawing name:
Iluminat plan parter - Clădire Călători Păuliș
Lighting plan for ground floor

Legendă/Legend:



Corp de iluminat cu tuburi fluorescente 4x18W, echipat cu balast electronic, montat încastrat în plafonul fals, dimensiune 600x600mm, IP 40, cu dispersor din PMMA opal.
Lighting unit endowed with tubular fluorescent lamps 4x18W, including electronic ballast, recessed mounted in false ceiling, 600x600 dimension, IP40, with diffuser opal patterned PMMA.

Corp de iluminat echipat cu 2 lampi fluocompacte de 28W, montat îngropat în plafonul fals, IP65.
Lighting unit endowed with tubular fluorescent lamps 28W, recessed mounted in false ceiling, IP65.

Corp de iluminat echipat cu tuburi fluorescente 1x18W, montat aparent deasupra oglinzii în grupurile sanitare, IP44, IK 09, dispersor din PC.
Lighting unit endowed with tubular fluorescent lamps 1x18W, visible mounted over the mirror in the rest rooms, IP44, IK 09, PC diffuser.

Corp de iluminat echipat cu tuburi fluorescente 2x36W, echipat cu balast electronic, montat suspendat, înălțime=0,30m, IP54.
Lighting unit endowed with tubular fluorescent lamps 2x36W, including electronic ballast, suspended mounted, height=0,30m, IP54.

Corp de iluminat echipat cu tuburi fluorescente 1x36W, echipat cu balast electronic, montat aparent / încastrat, IP65.
Lighting unit endowed with tubular fluorescent lamps 1x36W, including electronic ballast, visible / recessed mounted, IP65.

Luminobloc de exit 1x8 W, acumulator Ni-Cd, grad de protecție IP 42, echipat cu led pentru semnalizare încărcare.
Exit lighting unit 1x8 W including Ni-Cd battery and LED for signaling charging, IP 42.

Tablou electric;
Electric panel;
Doze electrice;
Electric jukebox;

Întrerupător bipolar etans, cu LED marcă, 10A, 250V/c.a.
Sealed bipolar electric switch, including LED, 10A, 250V/c.a.

Întrerupător bipolar cu LED marcă, 10A, 250V/c.a.
Bipolar electric switch, including LED, 10A, 250V/c.a.

Comutator bipolar cu LED marcă, 10A, 250V/c.a.
Bipolar commutator, including LED, 10A, 250V/c.a.


Traseu pat de cablu;
Cable tray route;
Traseu circuit iluminat de tip CYY-F 3x1,5 mmp;
CYY-F 3x1,5 mmp light circuit route;

Traseu alimentare tablouri electrice, doze electrice;
Electric panels and electric jukeboxes supply route;

Traseu cablu circuit iluminat în țevă PVC-KG, SN8, în=0,80m față de cota finită a terenului;
Lighting circuit route in PVC-KG tube, SN8, height=0,80m from the ground's final level;

Urcare cablu iluminat, pe stlp, la coșul de aer condiționat;
Lighting circuit ascend, on pole, to the air conditioning canopy;

Coborâre cablu iluminat, de la patul de cablu la pardoseală;
Lighting circuit descend, from the cable tray to the floor;

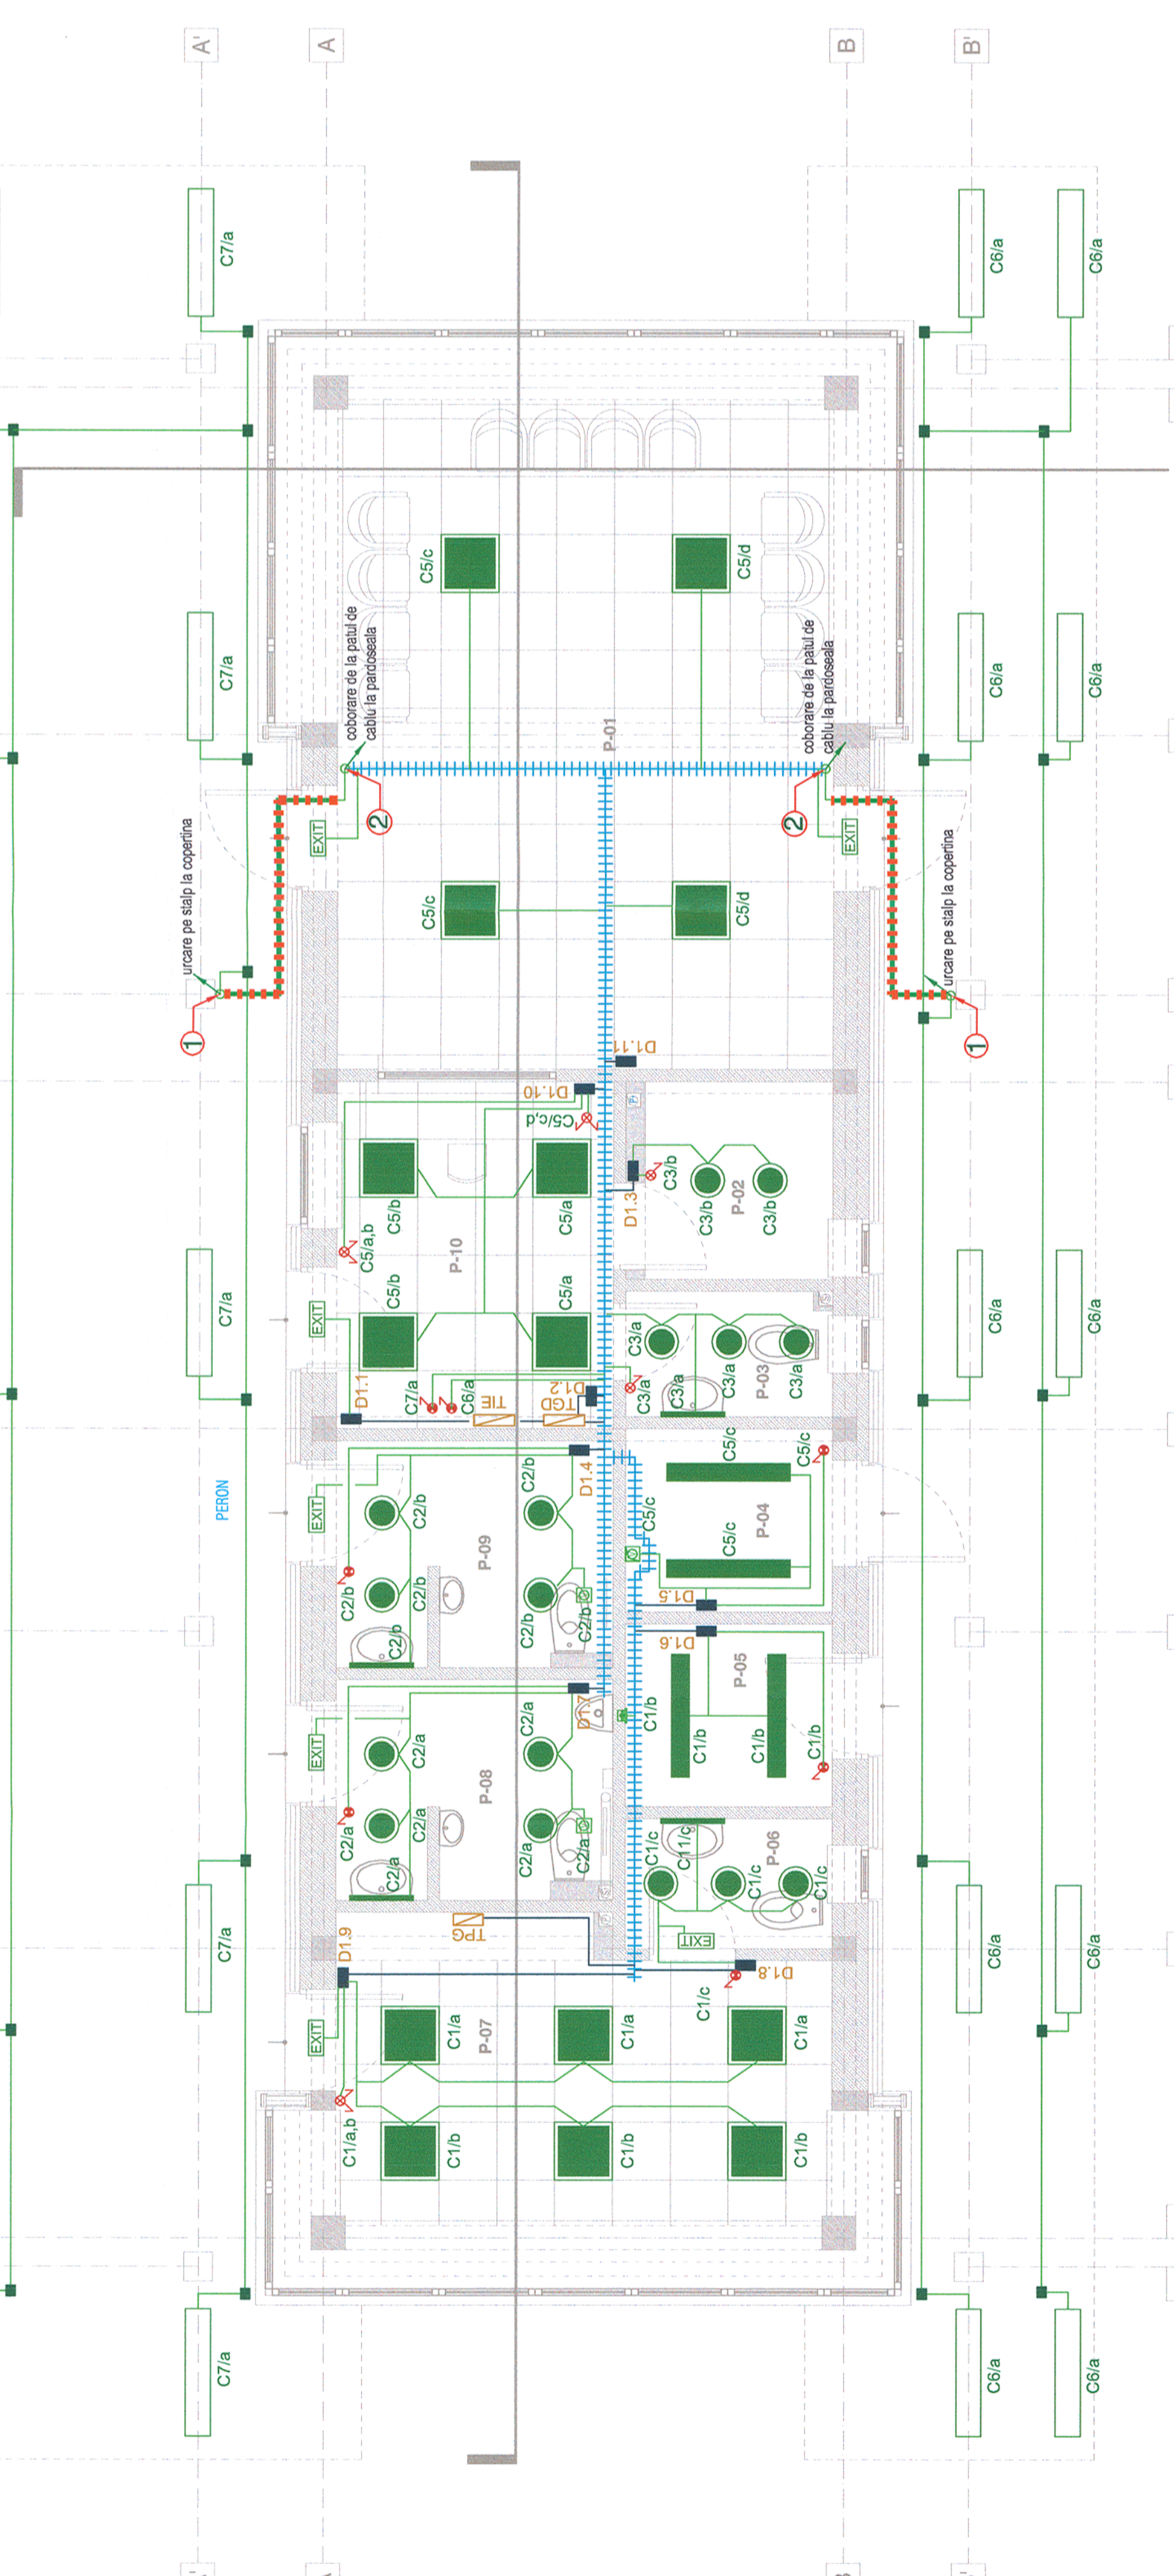

Scara / Scale
1:50

Revizia / Revision
1/05.2013

Cod desen / Drawing Code
PT.2A.03.04.IE.05.001

Nr / No
01/06