



SCHEMA ELECTRICA MONOFILARA PENTRU TABLOUL TP 1
MONOPHILAR ELECTRICAL SCHEME FOR ELECTRIC PANEL TP 1

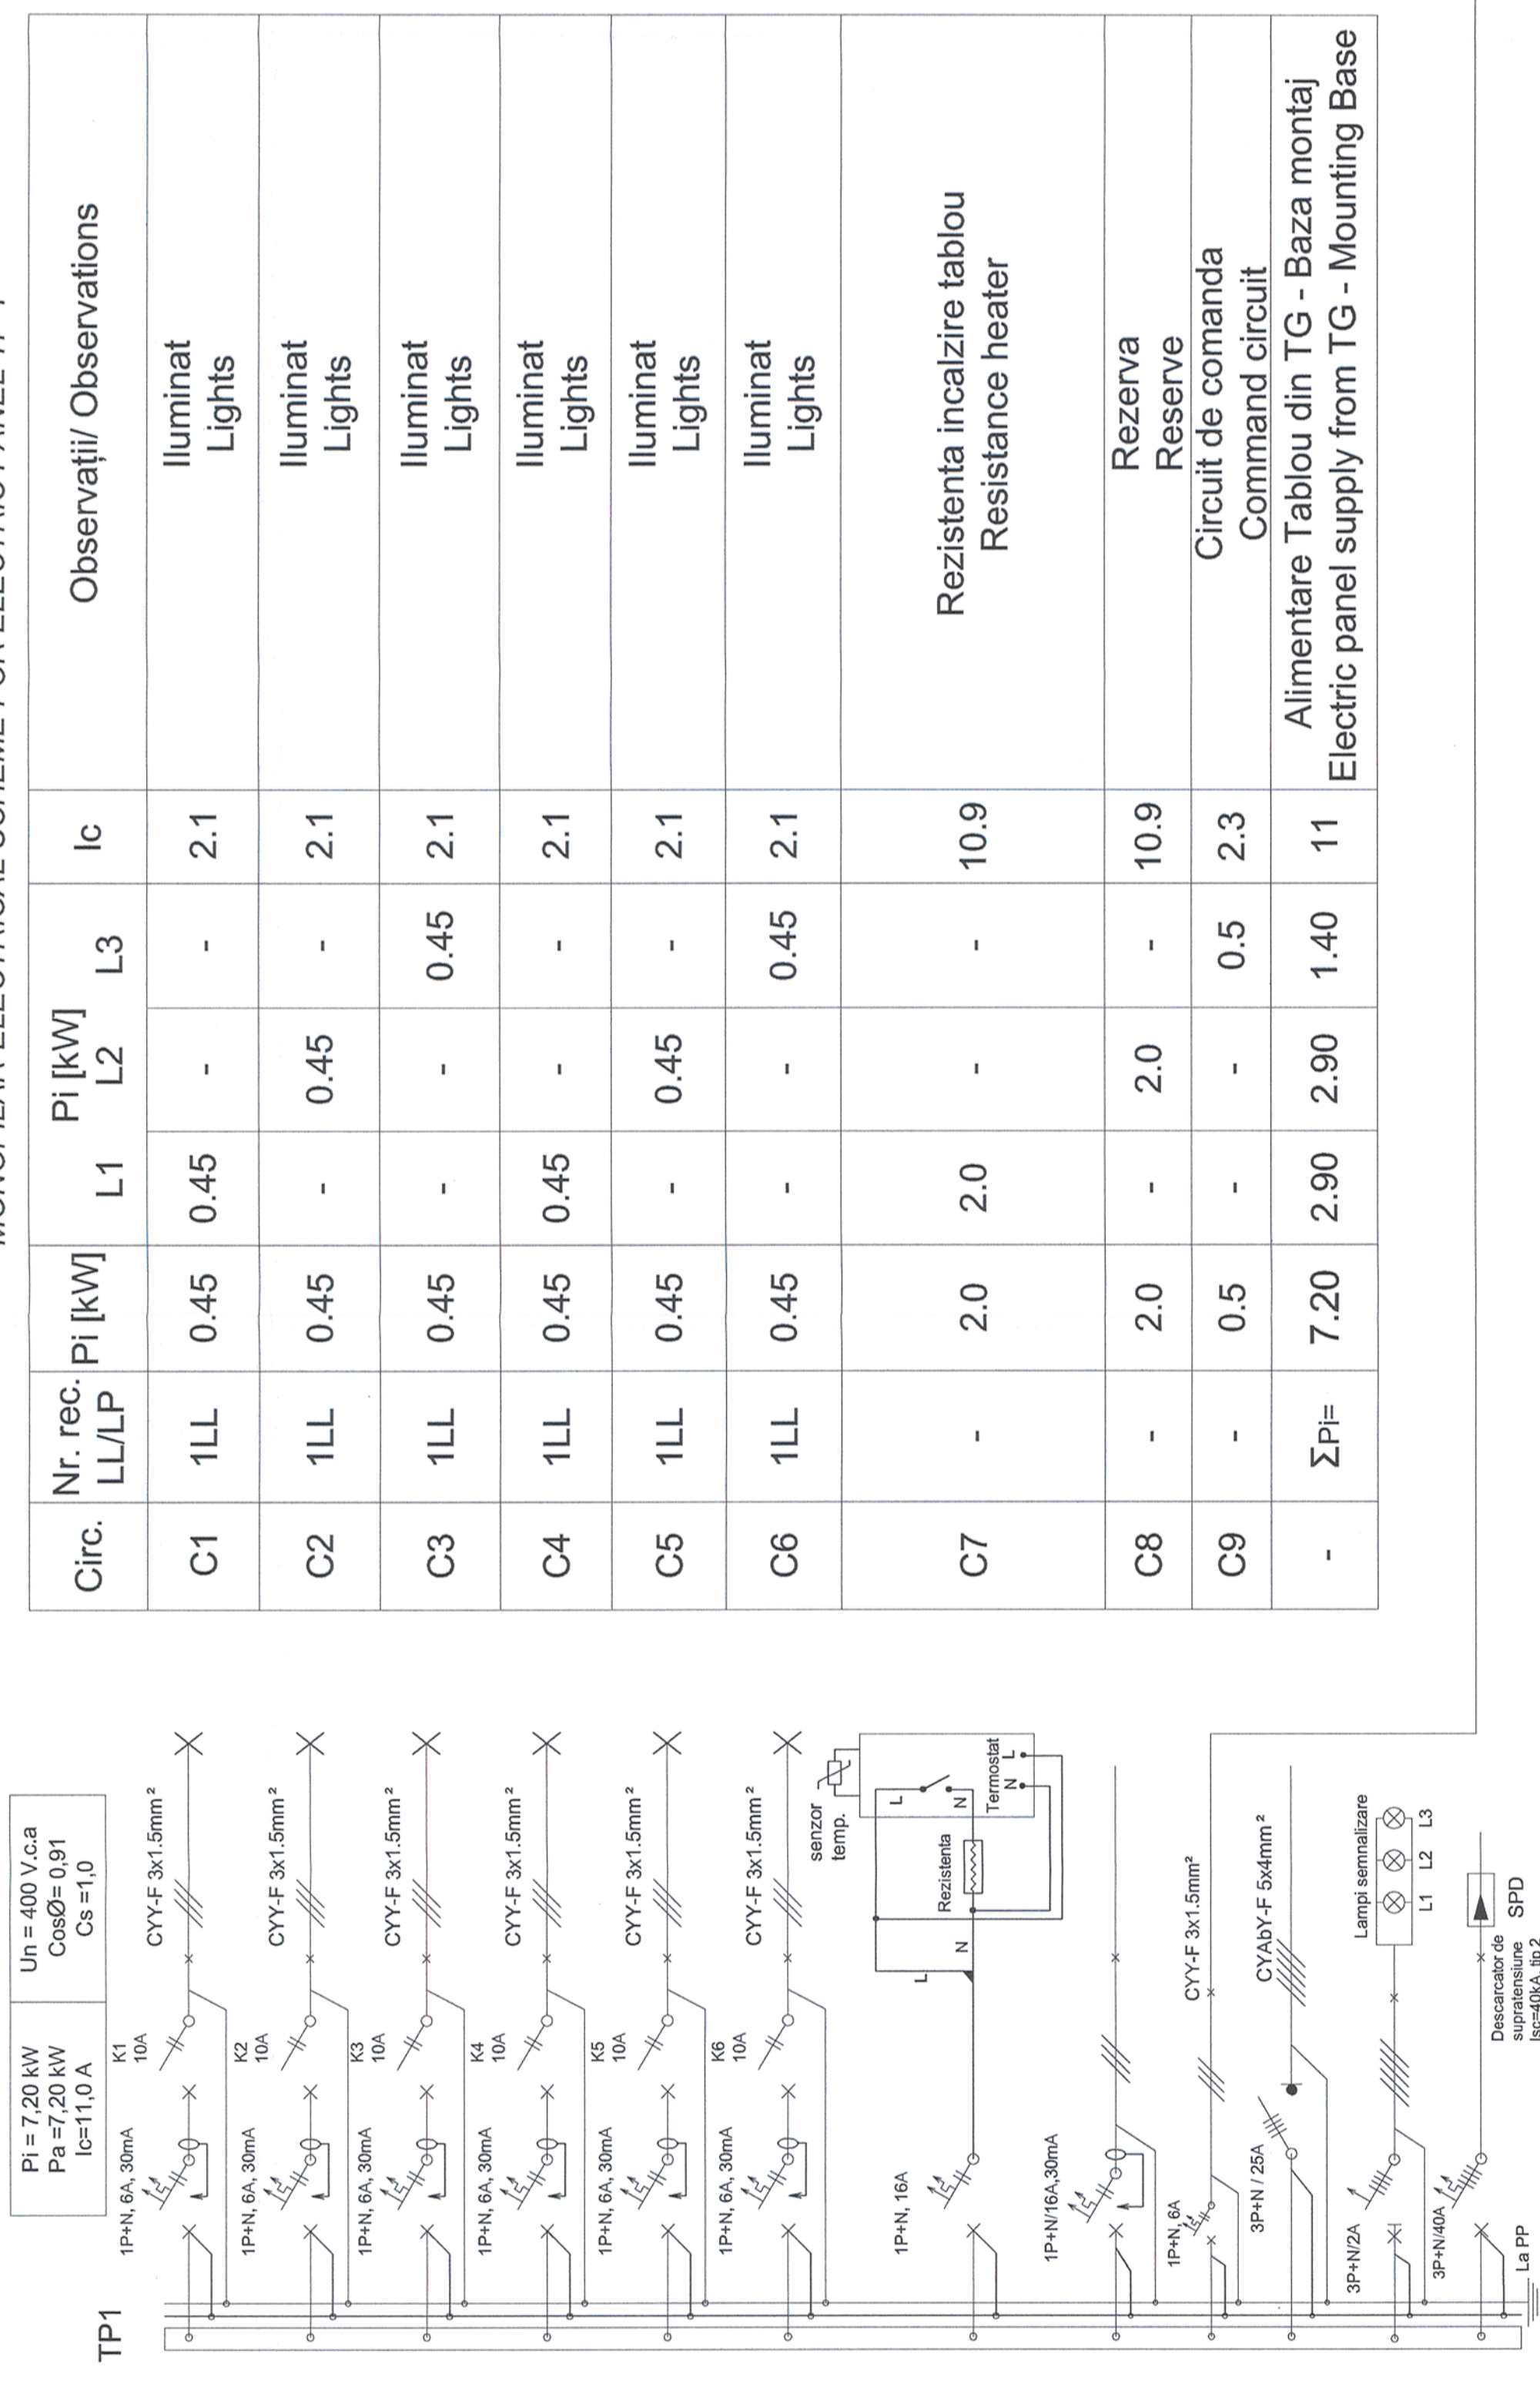

Circ.	Nr. rec. LL/LP	Pi [kW]	Pi [kW]			Ic	Observatii/ Observations
			L1	L2	L3		
C1	1LL	0.45	0.45	-	-	2.1	Iluminat Lights
C2	1LL	0.45	-	0.45	-	2.1	Iluminat Lights
C3	1LL	0.45	-	-	0.45	2.1	Iluminat Lights
C4	1LL	0.45	0.45	-	-	2.1	Iluminat Lights
C5	1LL	0.45	-	0.45	-	2.1	Iluminat Lights
C6	1LL	0.45	-	-	0.45	2.1	Iluminat Lights
C7	-	2.0	2.0	-	-	10.9	Rezistenta incalzire tablou Resistance heater
C8	-	2.0	-	2.0	-	10.9	Rezerva Reserve
C9	-	0.5	-	-	0.5	2.3	Circuit de comanda Command circuit
-	$\Sigma Pi =$	7.20	2.90	2.90	1.40	11	Alimentare Tablou din TG - Baza montaj Electric panel supply from TG - Mounting Base

LEGENDA / LEGEND:

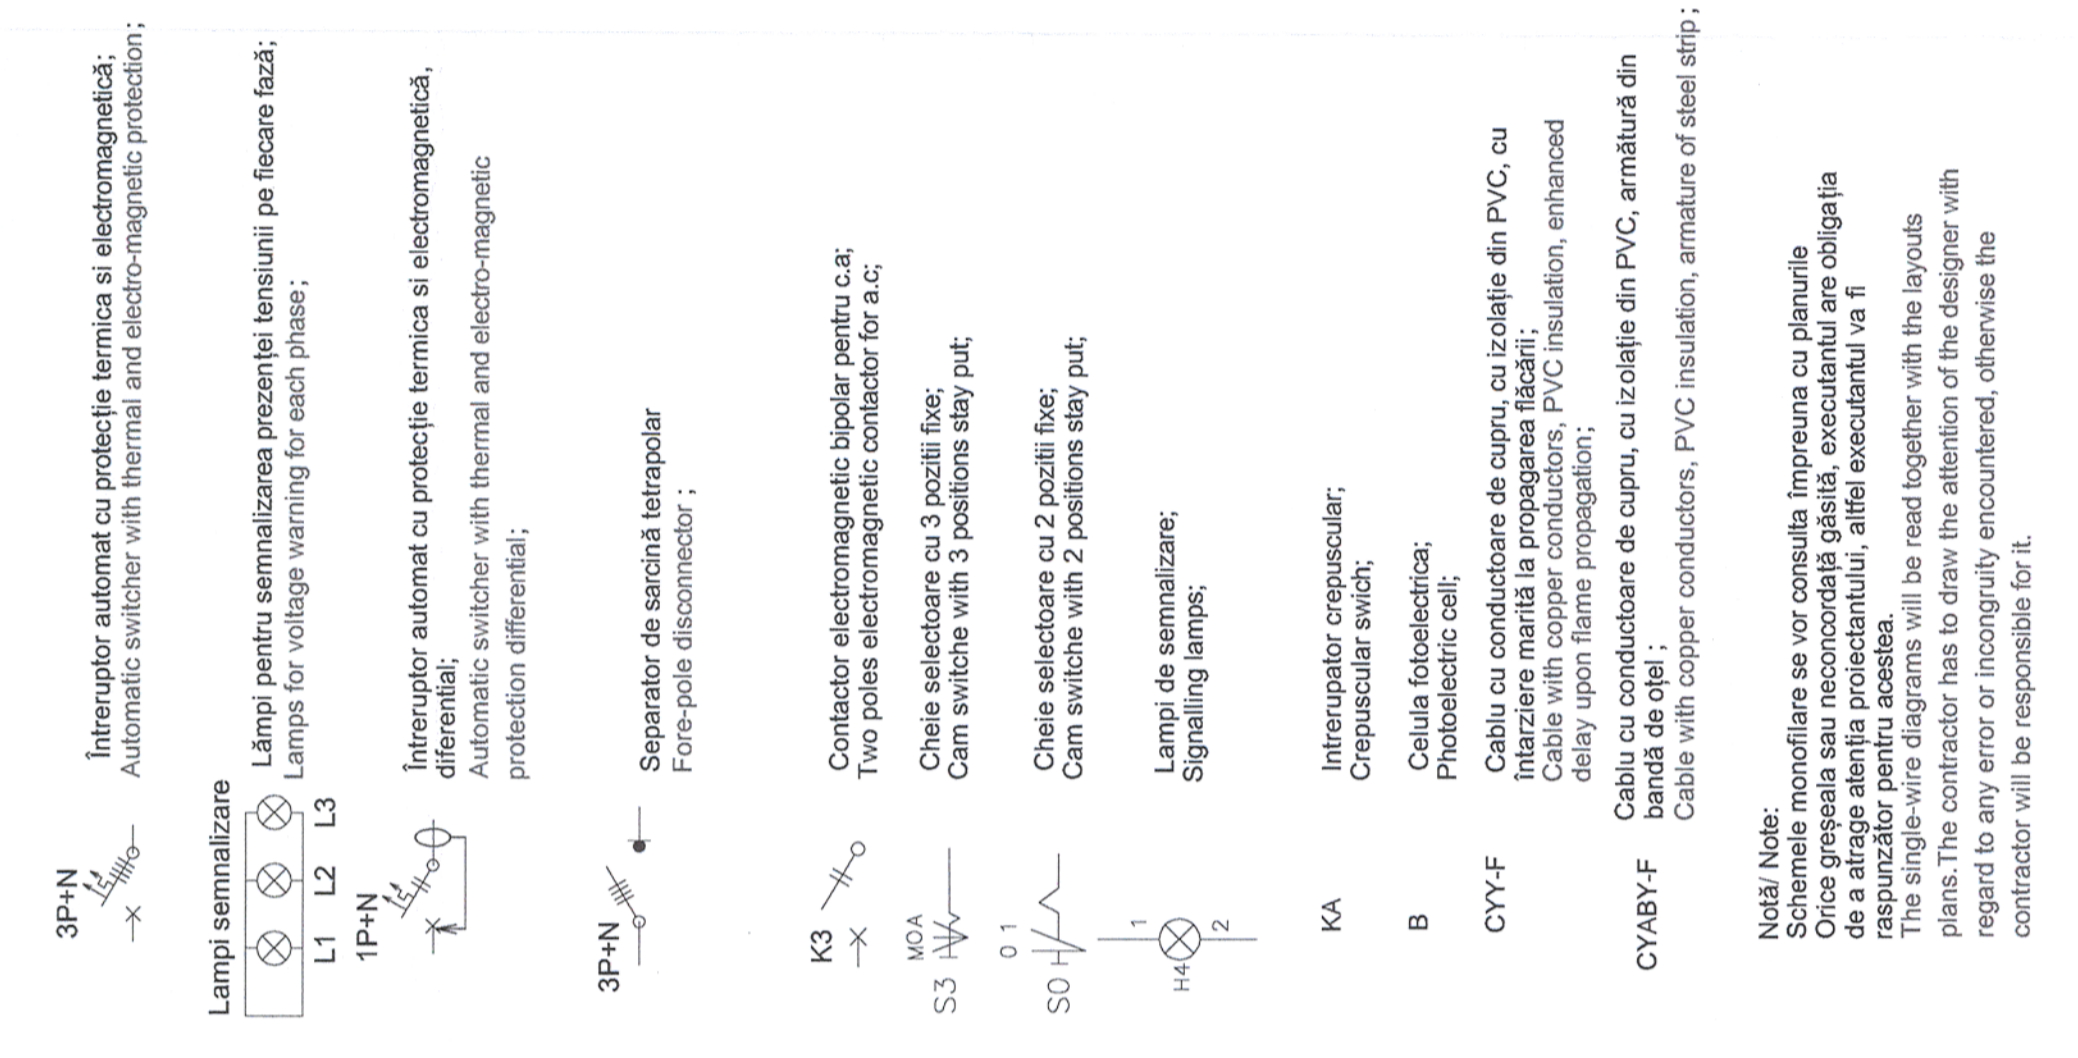

Notă / Note:
 Schemele mono-filare se vor consulta împreună cu planurile de a arage atenția proiectantului, astfel executantul va fi responsabil pentru acestea.
 The single-wire diagrams will be read together with the layouts plans. The contractor has to draw the attention of the designer with regard to any error or incongruity encountered, otherwise the contractor will be responsible for it.

Acest plan anulează și înlocuiește planul nr. PT.03.03.26.IE.13.004 elaborat la data 01.2013.
 This layout plan canceled and replaced layout plan no. PT.03.03.26.IE.13.004 prepared on 01.2013.

VERIFICATOR PROIECTE
 NR. 1736
 BRANIAN I. IOAN
 Semnătura / Expertiză / Report / Expertise
 855 / 24.06.2013.

European Investment Bank
 MINISTERUL TRANSPORTURILOR
 BENEFICIAR / BENEFICIARY :
 COMPANIA NAȚIONALĂ DE CĂI FERATE "CFR" SA

PROIECTANT / DESIGNER:
 PÖYRY
 Șef de echipă / Team leader: C. Teodorescu
 Expert Cheie / Key Expert: D.A. Stănescu

Subcontractant / Subcontractor: MIOTOP
 Aprobat / Approved: A.M. Baticu
 Proiectat / Designed: M. Ciocitan

Data / Date: 01.2013
 Semnătura / Signature: [Signature]
 Data / Date: 01.2013
 Semnătura / Signature: [Signature]

Denumire desen / Drawing name:
 Schemă mono-filară tablou TP1. Baza montaj - Hală mentenanță Deva
 Deva Maintenance hall - Unifilar diagram for TP1. Mounting Base panel

Scara / Scale: -
 Revizia / Revision: 1/05.2013
 Cod desen / Drawing Code: PT.03.03.26.IE.13.003
 Nr / No: 03/05